


LEGENDA:

- vodič CYKY-J 4x10  
vodič CYKY-J 5x4-6  
vodič CYKY-J 2-5x1.5  
vodič CYKY-J 3x2.5  
vodič CYKY-J 5x2.5  
UTP / FTP Cat. 6A, KOAX  
hlavní kabelová trasa

- spínač osvětlení jednopólový - č. 1  
spínač osvětlení sériový - č. 5  
přepínač osvětlení střídavý - č. 6  
přepínač osvětlení sériový střídavý - č. 5A  
přepínač osvětlení dvojitý střídavý - č. 5B  
přepínač osvětlení křížový - č. 7  
autonomní pož. hlásič  
vývod 400 V  
vývod 230 V  
ventilátor s doběhem  
spínač do vlhka  
pohybové čidlo  
el. ohřivač TUV  
stílnívač osvětlení  
tlačítko VZT, s doběhem
- stropní svítidlo  
nástené svítidlo  
dvojjzásuvka, IP 20  
zásuvka, IP 20  
dvourámeček -zásuvka, IP 20  
zásuvka, IP 44  
dopřih. pospojení koupelna  
zásuvka televize; v = cca. 60 cm  
zásuvka DATA  
domácí telefon a zvonek; v = cca. 140 cm  
zvonkové tlačítko  
rozvaděč  
tlačítko 1/0, ovládání osvětlení

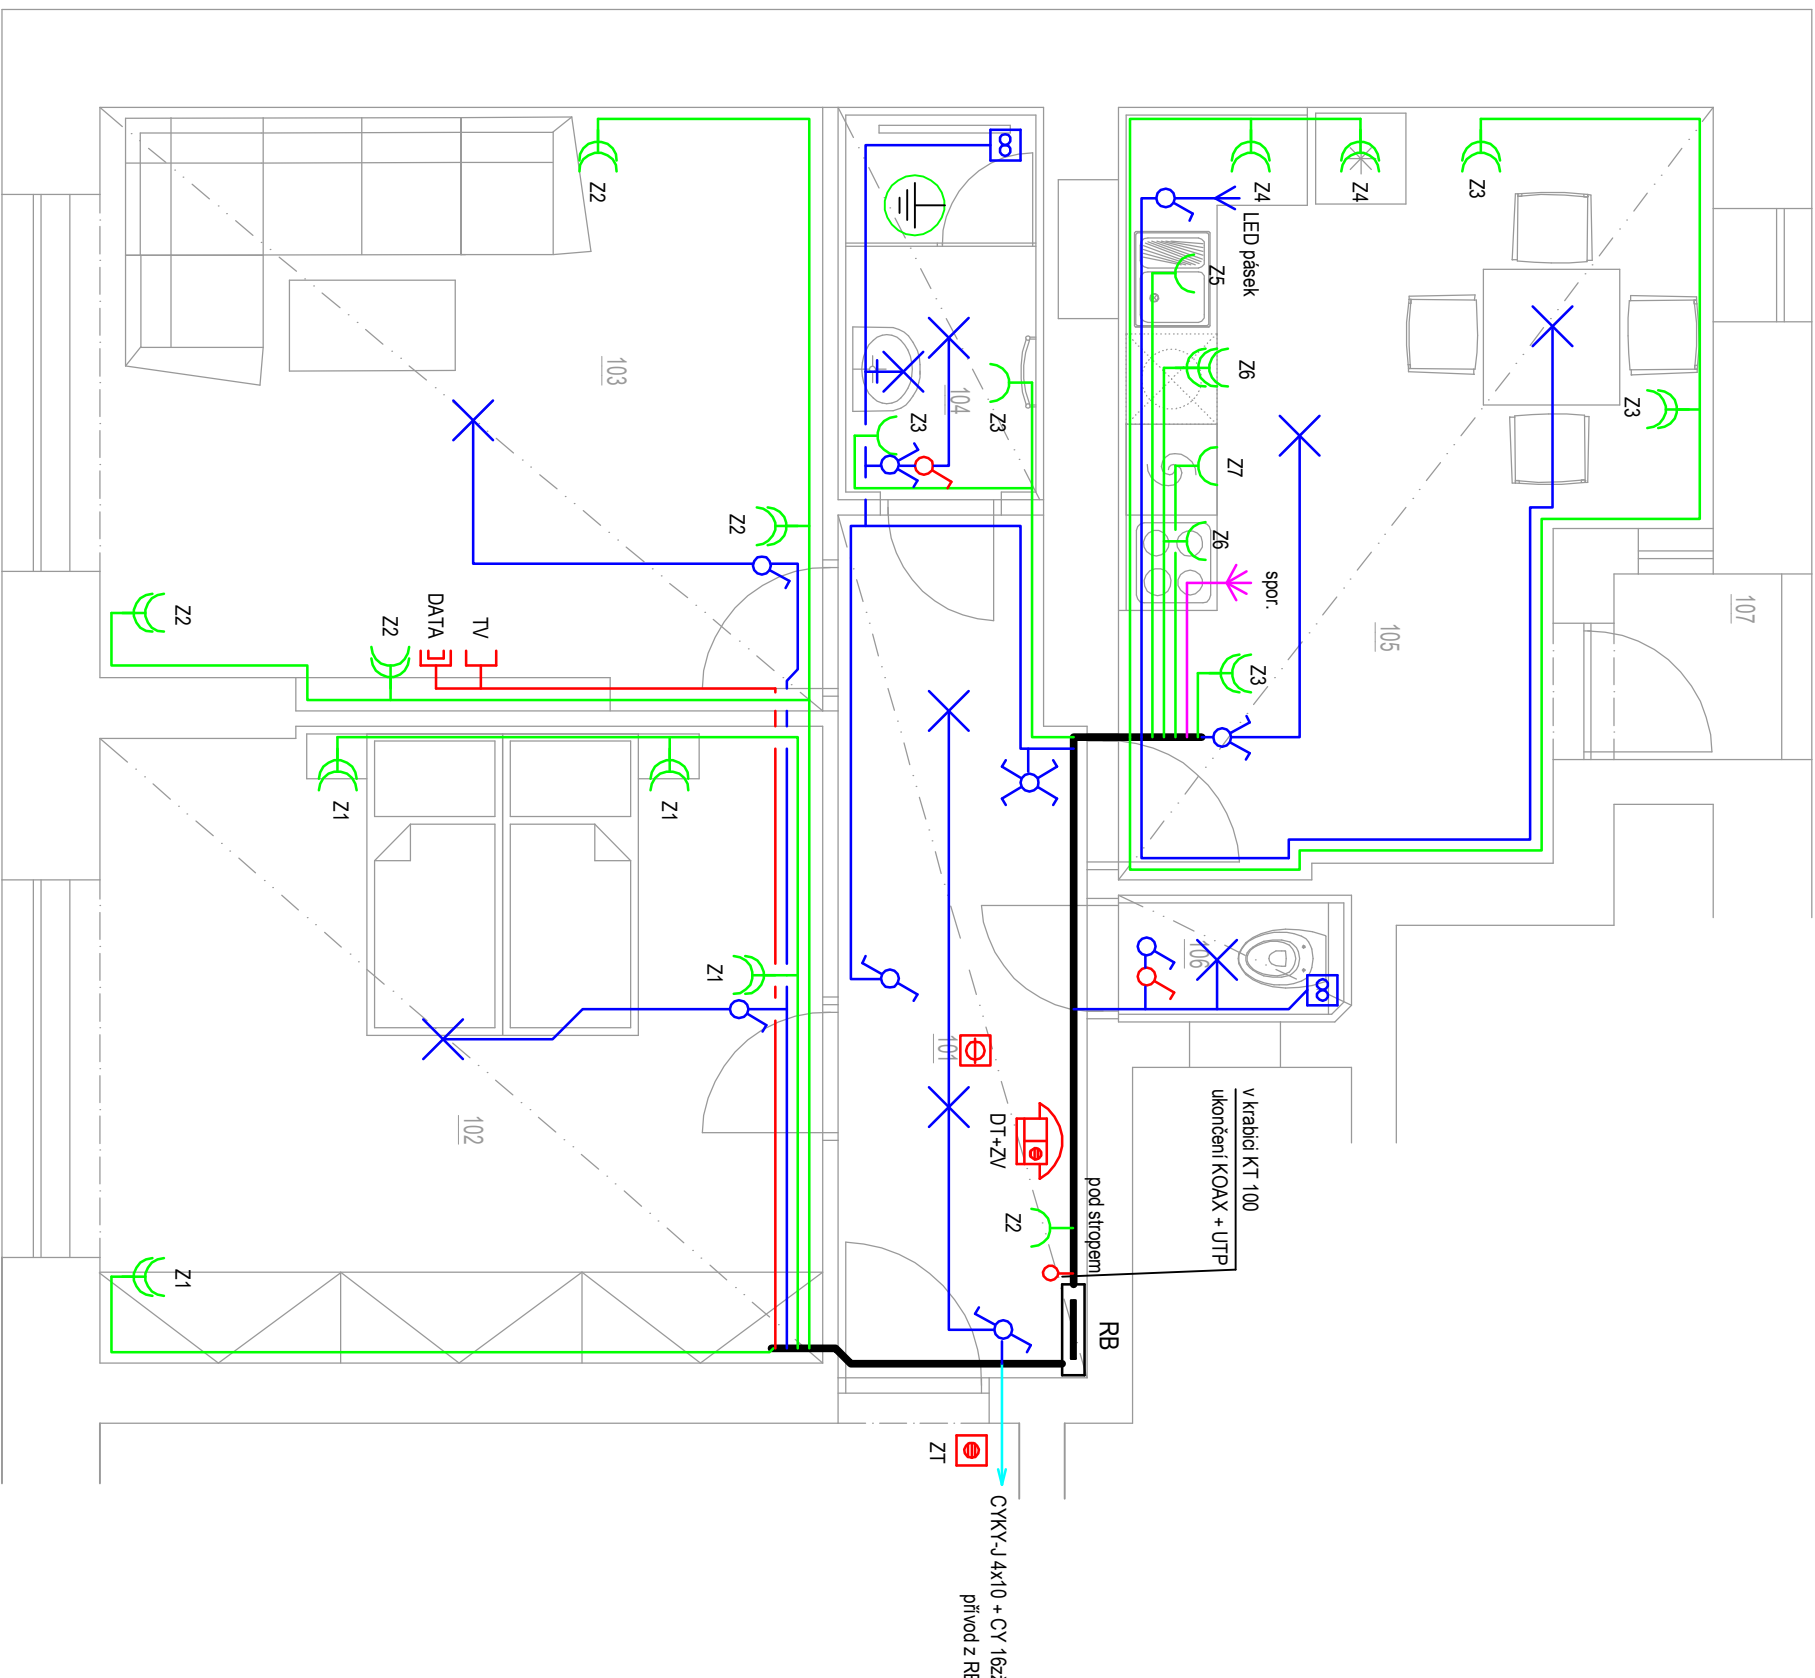

SOUŘADNICOVÝ SYSTÉM: S-JTSK  
VÝŠKOVÝ SYSTÉM: BpV  
±0,000 = úroveň podlahy bytu

ZODPOVĚDNÝ PROJEKTANT: Karel Sommer		VYPRACOVAL: Karel Sommer		KRESLIL: Karel Sommer		GENERALNÍ PROJEKTANT: Ing. Jiří Hlučil Bohuslava Martinů 50 602 00 Brno www.projekcní-kancelar.cz	
STAVBA:  STAVEBNÍ ÚPRAVY BYTU POŘÍČÍ 647/39, byt č.1							
STUPEŇ: DOKUMENTACE PRO PROVEDENÍ STAVBY							ZODPOVĚDNÝ / PROJEKTANT ČÁSTI EL. PROJEKTANT: Karel Sommer Žižkova 278, 282 01 Český Brod ČKAIT: 0015093
ČÁST: D.1.4.3 ELEKTROTECHNICKÉ ZAŘÍZENÍ							INVESTOR: Statutární město Brno Dominikánské náměstí 196/1 602 00 Brno
OBSAH: PŮDORYS - nový stav							
Č. VÝKRESU: D.1.4.3.02		MĚŘÍTKO: 1:50		PÁŘE: 1   2   3		FORMÁT: 4xA4	
						05/2024	