

LEGENDA ČAR

- KANALIZACE SPLAŠKOVÁ
přípojovací potrubí
- S1 ODPADNÍ POTRUBÍ
poloha zakreslena orientačně

POZNÁMKA: Stávající stoupací potrubí kanalizace budou v řešených bytech vyměněny za nové; dimenze a poloha zůstanou zachovány.


LEGENDA ZAŘIZOVACÍCH PŘEDMĚTŮ

- WC** WC ZÁVĚSNÉ – konstrukční prvek pro WC s nádržkou, WC mísa, sedátko
- V** VANA – vana akrylátová 70x160, zápach. uzávěra, baterie vanová nástěnná, sprchová souprava s tyčí a sprchou, zástěna
- U** UMYVADLO – keramické 60cm s otvorem pro baterii
baterie umyvadlová stojánková páková, zápachová uzávěra, 2x rohový ventil DN15
- D** DŘEZ – 2x rohový ventil DN15, přípojovací potrubí kanalizace zaslepit
- P** PRAČKA – zápachová uzávěra podomítková DN50
1x rohový ventil DN15
- M** MYČKA – zápachová uzávěra podomítková DN50
1x rohový ventil DN15
- KUCH.DŘEZ, MYČKA A PRAČKA NEJSOU SOUČÁSTÍ DODÁVKY

LEGENDA MÍSTNOSTÍ:

OZN.	NÁZEV MÍSTNOSTI	PLOCHA [m²]
201	PŘEDSÍŇ	14,8
202	KOUPELNA	5,3
203	KUCHYNĚ	13,0
204	POKOJ	18,6
205	KOMORA	1,3
206	WC	1,4
207	POKOJ	26,4
208	BALKON	1,3
CELKOVÁ UŽITNÁ PLOCHA BYTU		82,1
CELKOVÁ PODLAHOVÁ PLOCHA BYTU		84,0

SCHÉMA KANALIZACE

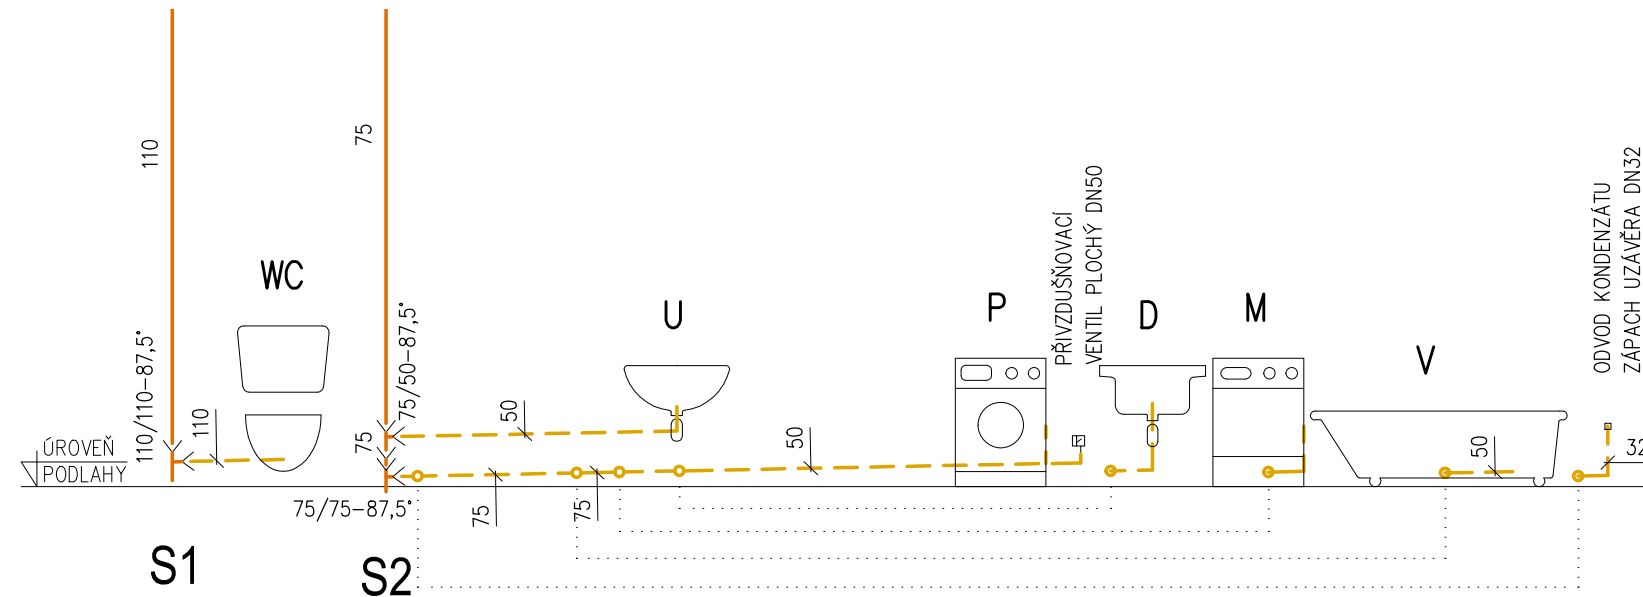

Vypracoval: Ing. Pavel Skalka	Ing. Pavel Skalka Obíá 27, 634 00 Brno ZTI, KANAL., VODA, PLYN IČO 747 07 701	
Investor: Statutární město Brno, Dominikánské náměstí 196/1, 602 00 Brno		
Místo: ZELNÝ TRH 320/21, byt č.10		
Stavba: STAVEBNÍ ÚPRAVY BYTU ZELNÝ TRH 320/21, byt č.10	Datum: 07/2024	
Část: D.1.4.1 ZDRAVOTNĚ TECHNICKÉ INSTALACE PŮDORYS KANALIZACE + SCHÉMA	DOKUMENTACE PRO PROVEDENÍ STAVBY	
	Měřítko: 1:50	Č.výkresu: 1