

PŮDORYS


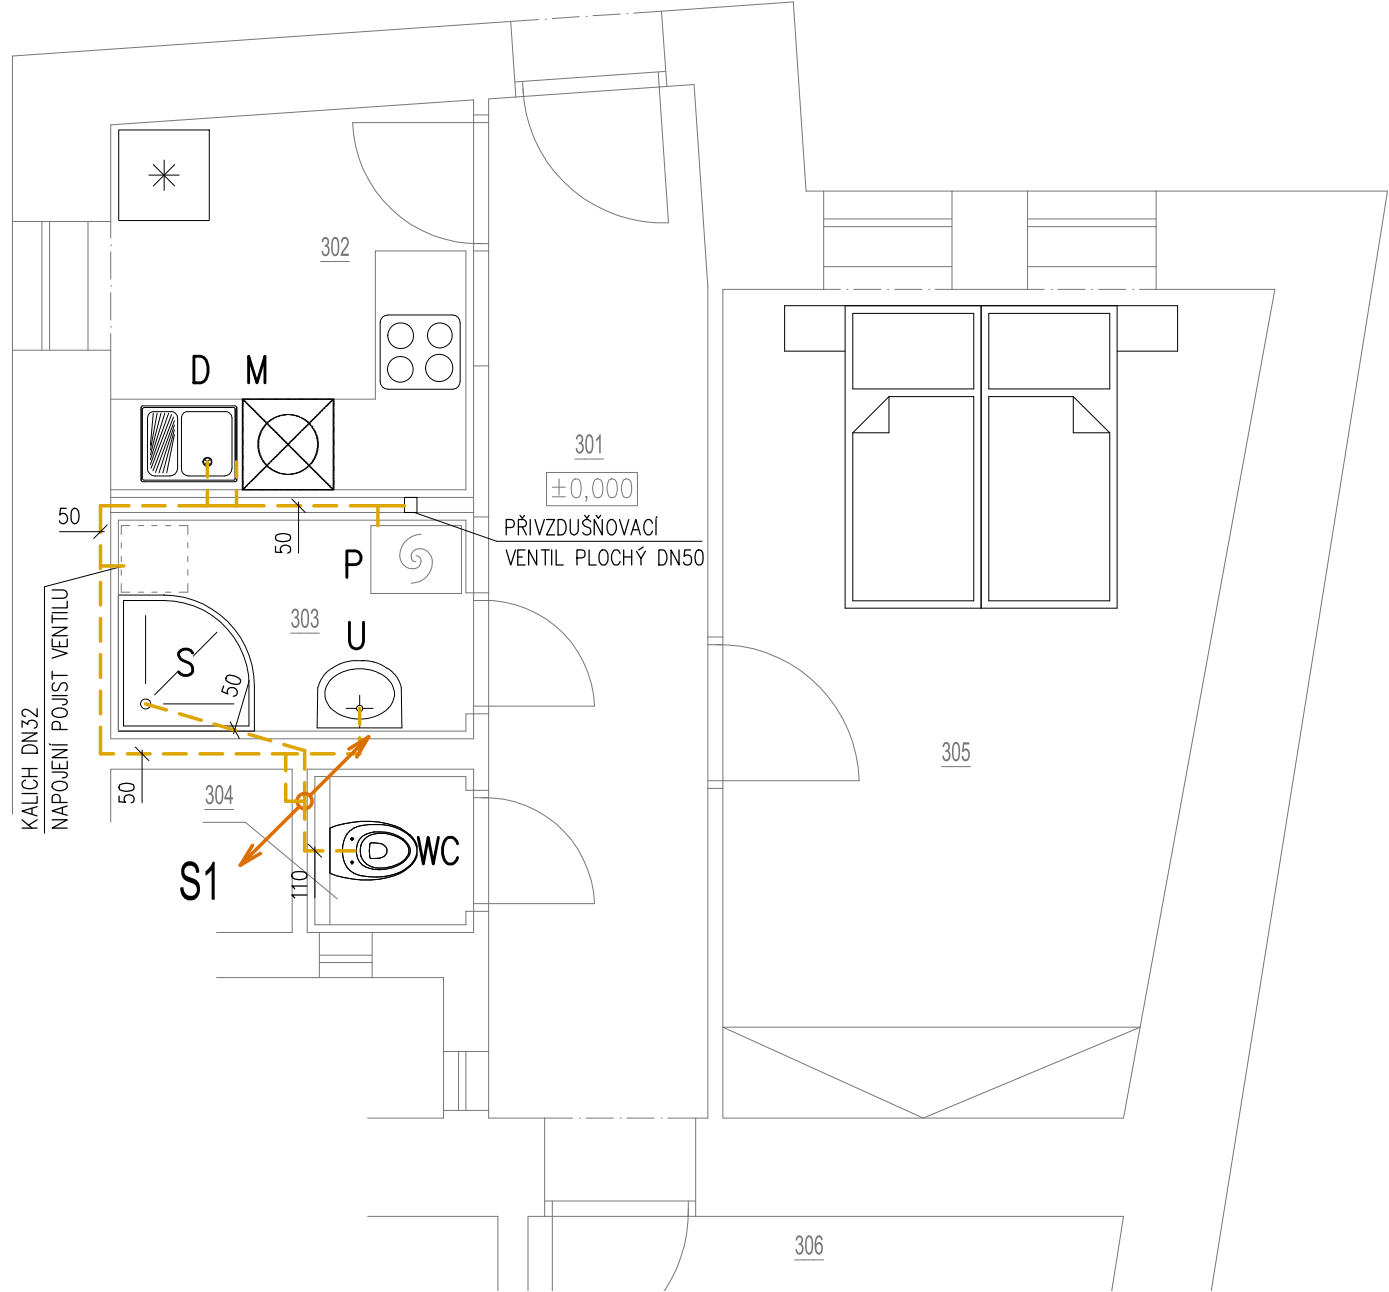


SCHÉMA KANALIZACE

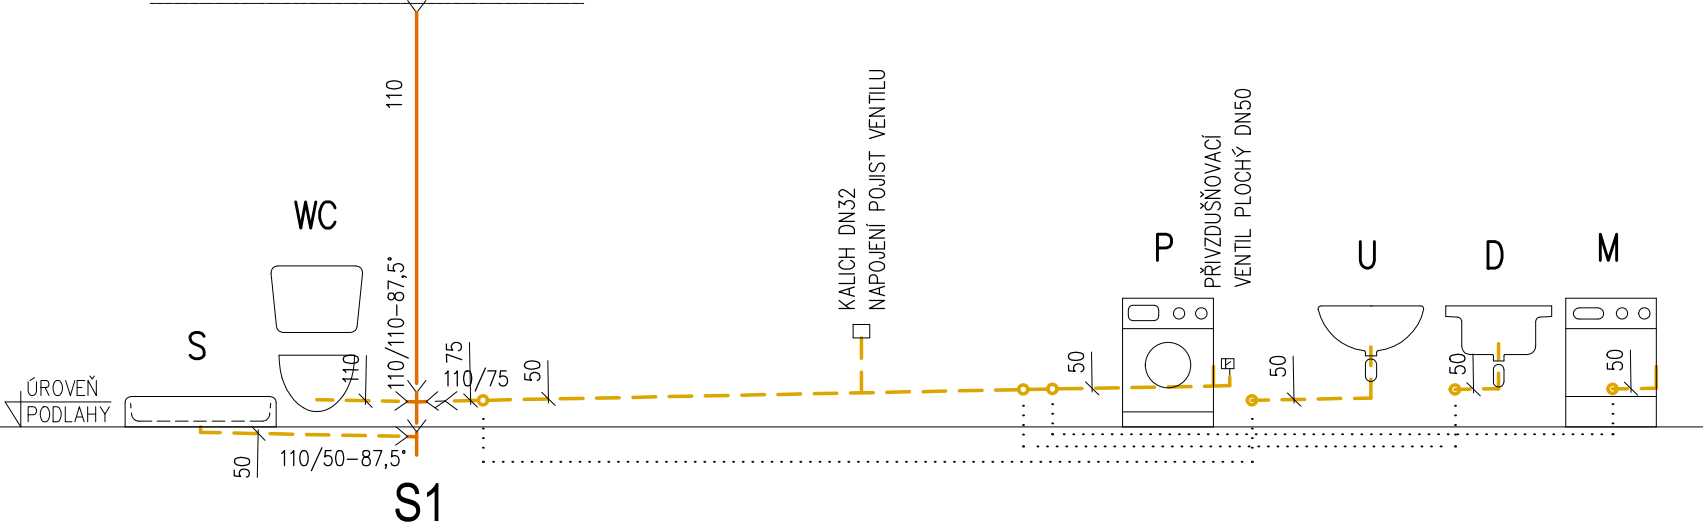

LEGENDA ČAR

- KANALIZACE SPLAŠKOVÁ
připojovací potrubí
- ODPADNÍ POTRUBÍ
poloha zakreslena orientačně

POZNÁMKA: Stávající stoupací potrubí kanalizace budou v řešených bytech vyměněny za nové; dimenze a poloha zůstanou zachovány.

LEGENDA ZAŘÍZOVACÍCH PŘEDMĚTŮ

- WC** WC ZÁVĚSNÉ – konstrukční prvek pro WC s nádržkou, WC mísa, sedátko
 - S** SPRCHA – sprchová vanička čtverkruhová 90x90cm, zápach. uzávěra, baterie sprchová nástěnná, sprchová souprava s tyčí a sprchou, zástěna
 - U** UMYVADLO – keramické 60cm s otvorem pro baterii baterie umyvadlová stojánková páková, zápachová uzávěra, 2x rohový ventil DN15
 - D** DŘEZ – 2x rohový ventil DN15, připojovací potrubí kanalizace zaslepit
 - P** PRAČKA – zápachová uzávěra podomítková DN50 1x rohový ventil DN15
 - M** MYČKA – zápachová uzávěra podomítková DN50 1x rohový ventil DN15
- KUCH.DŘEZ, MYČKA A PRAČKA NEJSOU SOUČÁSTÍ DODÁVKY

LEGENDA MÍSTNOSTÍ:

OZN.	NÁZEV MÍSTNOSTI	PLOCHA [m ²]
301	PŘEDSÍŇ	10,4
302	KUCHYNĚ	6,3
303	KOUPELNA	3,7
304	WC	1,3
305	POKOJ	17,6
306	POKOJ	19,5
CELKOVÁ UŽITNÁ PLOCHA BYTU		58,8
CELKOVÁ PODLAHOVÁ PLOCHA BYTU		61,8

Vpracoval: Ing. Pavel Skalka		Ing. Pavel Skalka Obilá 27, 634 00 Brno ZTI, KANAL., VODA, PLYN IČO 747 07 701	
Investor: Statutární město Brno, Dominikánské náměstí 196/1, 602 00 Brno			
Místo: KAMENNÁ 176/5, byt č.2			
Stavba: STAVEBNÍ ÚPRAVY BYTU ORLÍ 520/26, byt č.7		Datum: 07/2024	
		DOKUMENTACE PRO PROVEDENÍ STAVBY	
Část: D.1.4.1 ZDRAVOTNÉ TECHNICKÉ INSTALACE PŮDORYS KANALIZACE + SCHÉMA		Měřítko: 1:50	Č.výkresu: 1