


LEGENDA ZAŘIZ.PŘEDMĚTŮ

OZN.	NÁZEV
UD	UMYVADLO
DJ	DŘEZ JEDNODUCHÝ
SK	SPRCHOVÝ KOUT
M	MYČKA
AP	AUTOMATICKÁ PRAČKA
KS	KONDEZAČNÍ SIFON
WC	ZÁCHODOVÁ MÍSA
ZU	ZÁPACHOVÁ UZÁVĚRKA
PK	PŘIPOJOVACÍ KOLENO

LEGENDA MÍSTNOSTÍ:

OZN.	NÁZEV MÍSTNOSTI	PLOCHA [m ²]
401	PŘEDSÍŇ	6,9
402	POKOJ	21,7
403	WC	1,3
404	KOUPELNA	3,9
CELKOVÁ UŽITNÁ PLOCHA BYTU		33,8
CELKOVÁ PODLAHOVÁ PLOCHA BYTU		34,5

NAPOJIT NA STÁV.ODPAD
VÝMĚNA SVISLÉHO ODPADU PVC HT DN100
NA VÝŠKU PODLAŽÍ

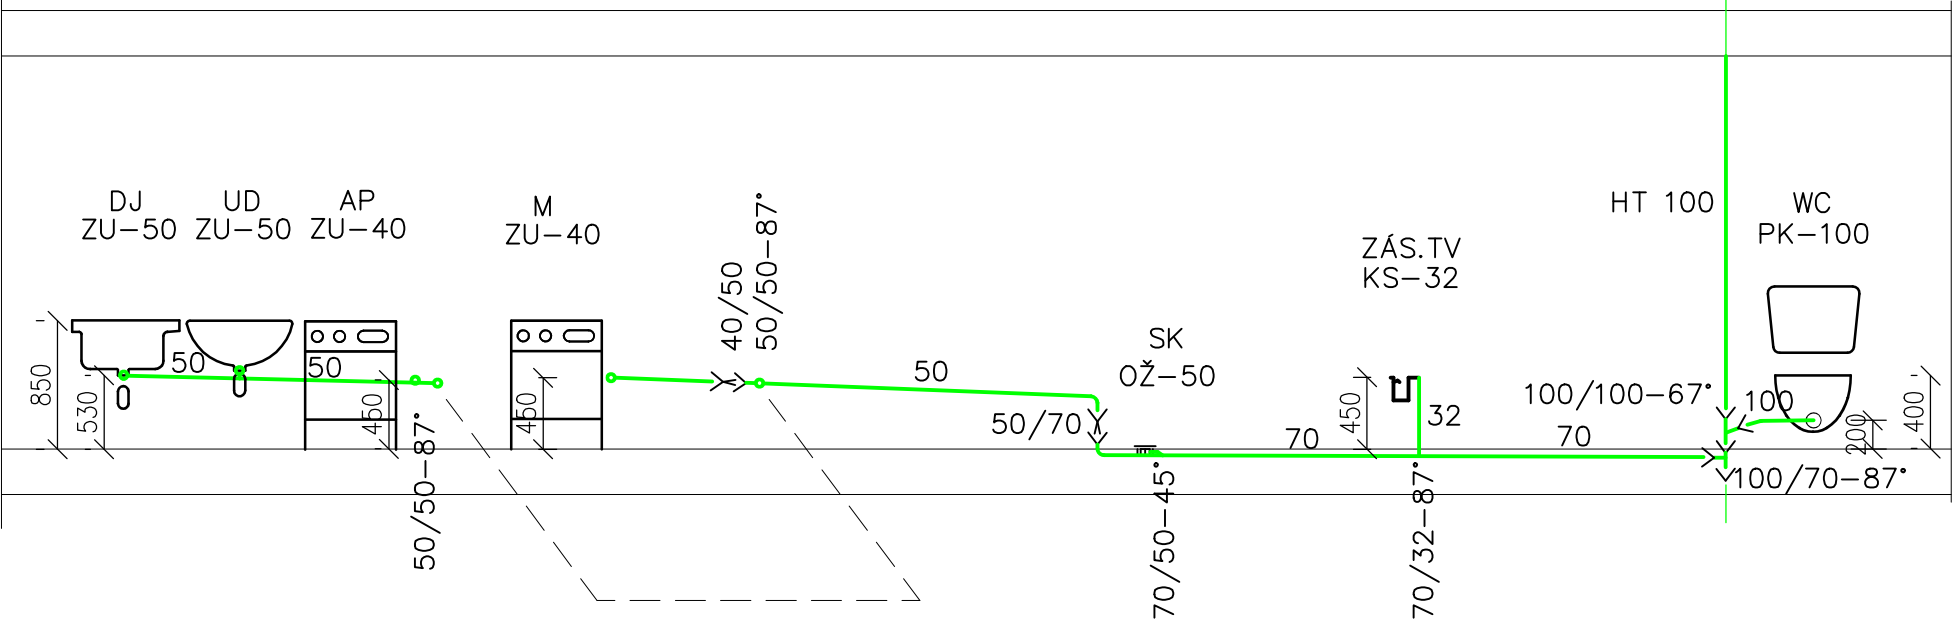

VÝŠKA OSAZENÍ ZP A ODPADU
UD-850MM NAD PODLAHOU
DN50 - 530MM NAD PODLAHOU
DJ-850MM NAD PODLAHOU
DN50 -530MM NAD PODLAHOU
WC-400MM NAD PODLAHOU
DN100-200MM NAD PODLAHOU
AP
DN40-450MM NAD PODLAHOU
M
DN40-450MM NAD PODLAHOU
KS
DN32-450MM NAD PODLAHOU
SK
DN50-100MM NAD PODLAHOU

LEGENDA POTRUBÍ

— PŘIPOJOVACÍ POTRUBÍ PP-HT
↗ SPLAŠKOVÉ ODPADNÍ POTRUBÍ

POZN.

—PŘIPOJOVACÍ POTRUBÍ JE NA ODPADNÍ POTRUBÍ NAPOJENO
PŘES ODBOČKY 45°-87,5°
—ZAŘIZOVACÍ PŘEDMĚTY, VPUSTI A DALŠÍ ZAŘÍZENÍ
MUSÍ BÝT OPATŘENO ZÁPACHOVÝMI UZÁVĚRKAMI.

SOUŘADNICOVÝ SYSTÉM: S-JTSK
VÝŠKOVÝ SYSTÉM: BpV
±0,000 = úroveň podlahy bytu

ZODPOVĚDNÝ PROJEKTANT: Ing. Jiří Hlučil	VYPRACOVAL: Ing. Martina Pantůčková	KRESLIL: Ing. Martina Pantůčková	Ing. Jiří Hlučil Bohuslava Martinů 50 602 00 Brno www.projekcni-kancelar.cz
STAVBA: STAVEBNÍ ÚPRAVY BYTU ZELNÝ TRH 320/21, byt č.18			
STUPEŇ: DOKUMENTACE PRO PROVEDENÍ STAVBY			ZODPOVĚDNÝ PROJEKTANT: Ing. Jiří Hlučil Bohuslava Martinů 50 602 00 Brno
ČÁST: D.1.4.1 ZDRAVOTECHNICKÉ INSTALACE			
OBSAH: SPLAŠKOVÁ KANALIZACE - PŮDORYS, ŘEZ			INVESTOR: Statutární město Brno Dominikánské náměstí 196/1 602 00 Brno
Č. VÝKRESU: D.1.4.1 - 01	MĚŘÍTKO: 1:50	PARÉ: 1 2 3	FORMÁT: 2xA4
			11/2023