


MŠ Zdislava, Brno, Pellicova 4 – rekonstrukce školní kuchyně – zpracování projektové dokumentace

LEGENDA MÍSTNOSTÍ							
Č. MÍST.	NÁZEV MÍSTNOSTI	PLOCHA [m²]	SVĚTLÁ VÝŠKA [mm]	Č. MÍST.	NÁZEV MÍSTNOSTI	PLOCHA [m²]	SVĚTLÁ VÝŠKA [mm]
1	SCHODIŠTĚ	11,97	–	11	SEKRETÁŘKA	5,04	2555
2	CHODBA	8,35	VIZ PŮDORYS	12	ŘEDITELNA	13,39	2560
3	CHODBA	14,66	VIZ PŮDORYS	13	KUCHYŇ	3,06	2580
4	PŘÍPRAVA ZELENINY	14,55	VIZ PŮDORYS	14	SKLAD POTRAVIN	19,69	2540
5	ÚKLIDOVÁ MÍSTNOST	3,33	–	15	ÚMÝVÁRNA	10,37	2510
6	SKLEP	41,36	–	16	WC	1,06	–
7	SKLAD	22,00	VIZ PŮDORYS	17	DENNÍ MÍSTNOST	5,83	2510
8	KOTELNA	13,50	VIZ PŮDORYS	18	CHODBA	15,81	2840
9	HLAVNÍ UZÁVĚR PLYNU	7,99	–	19	KUCHYŇ	43,66	2580
10	HLAVNÍ UZÁVĚR VODY	8,40	–	20	SKLAD TERMOSŮ	2,2	–

POŽÁRNÍ SCHODIŠTĚ

JÍDELNÍ VÝTAH

HLAVNÍ VSTUP DO SUTERÉNU

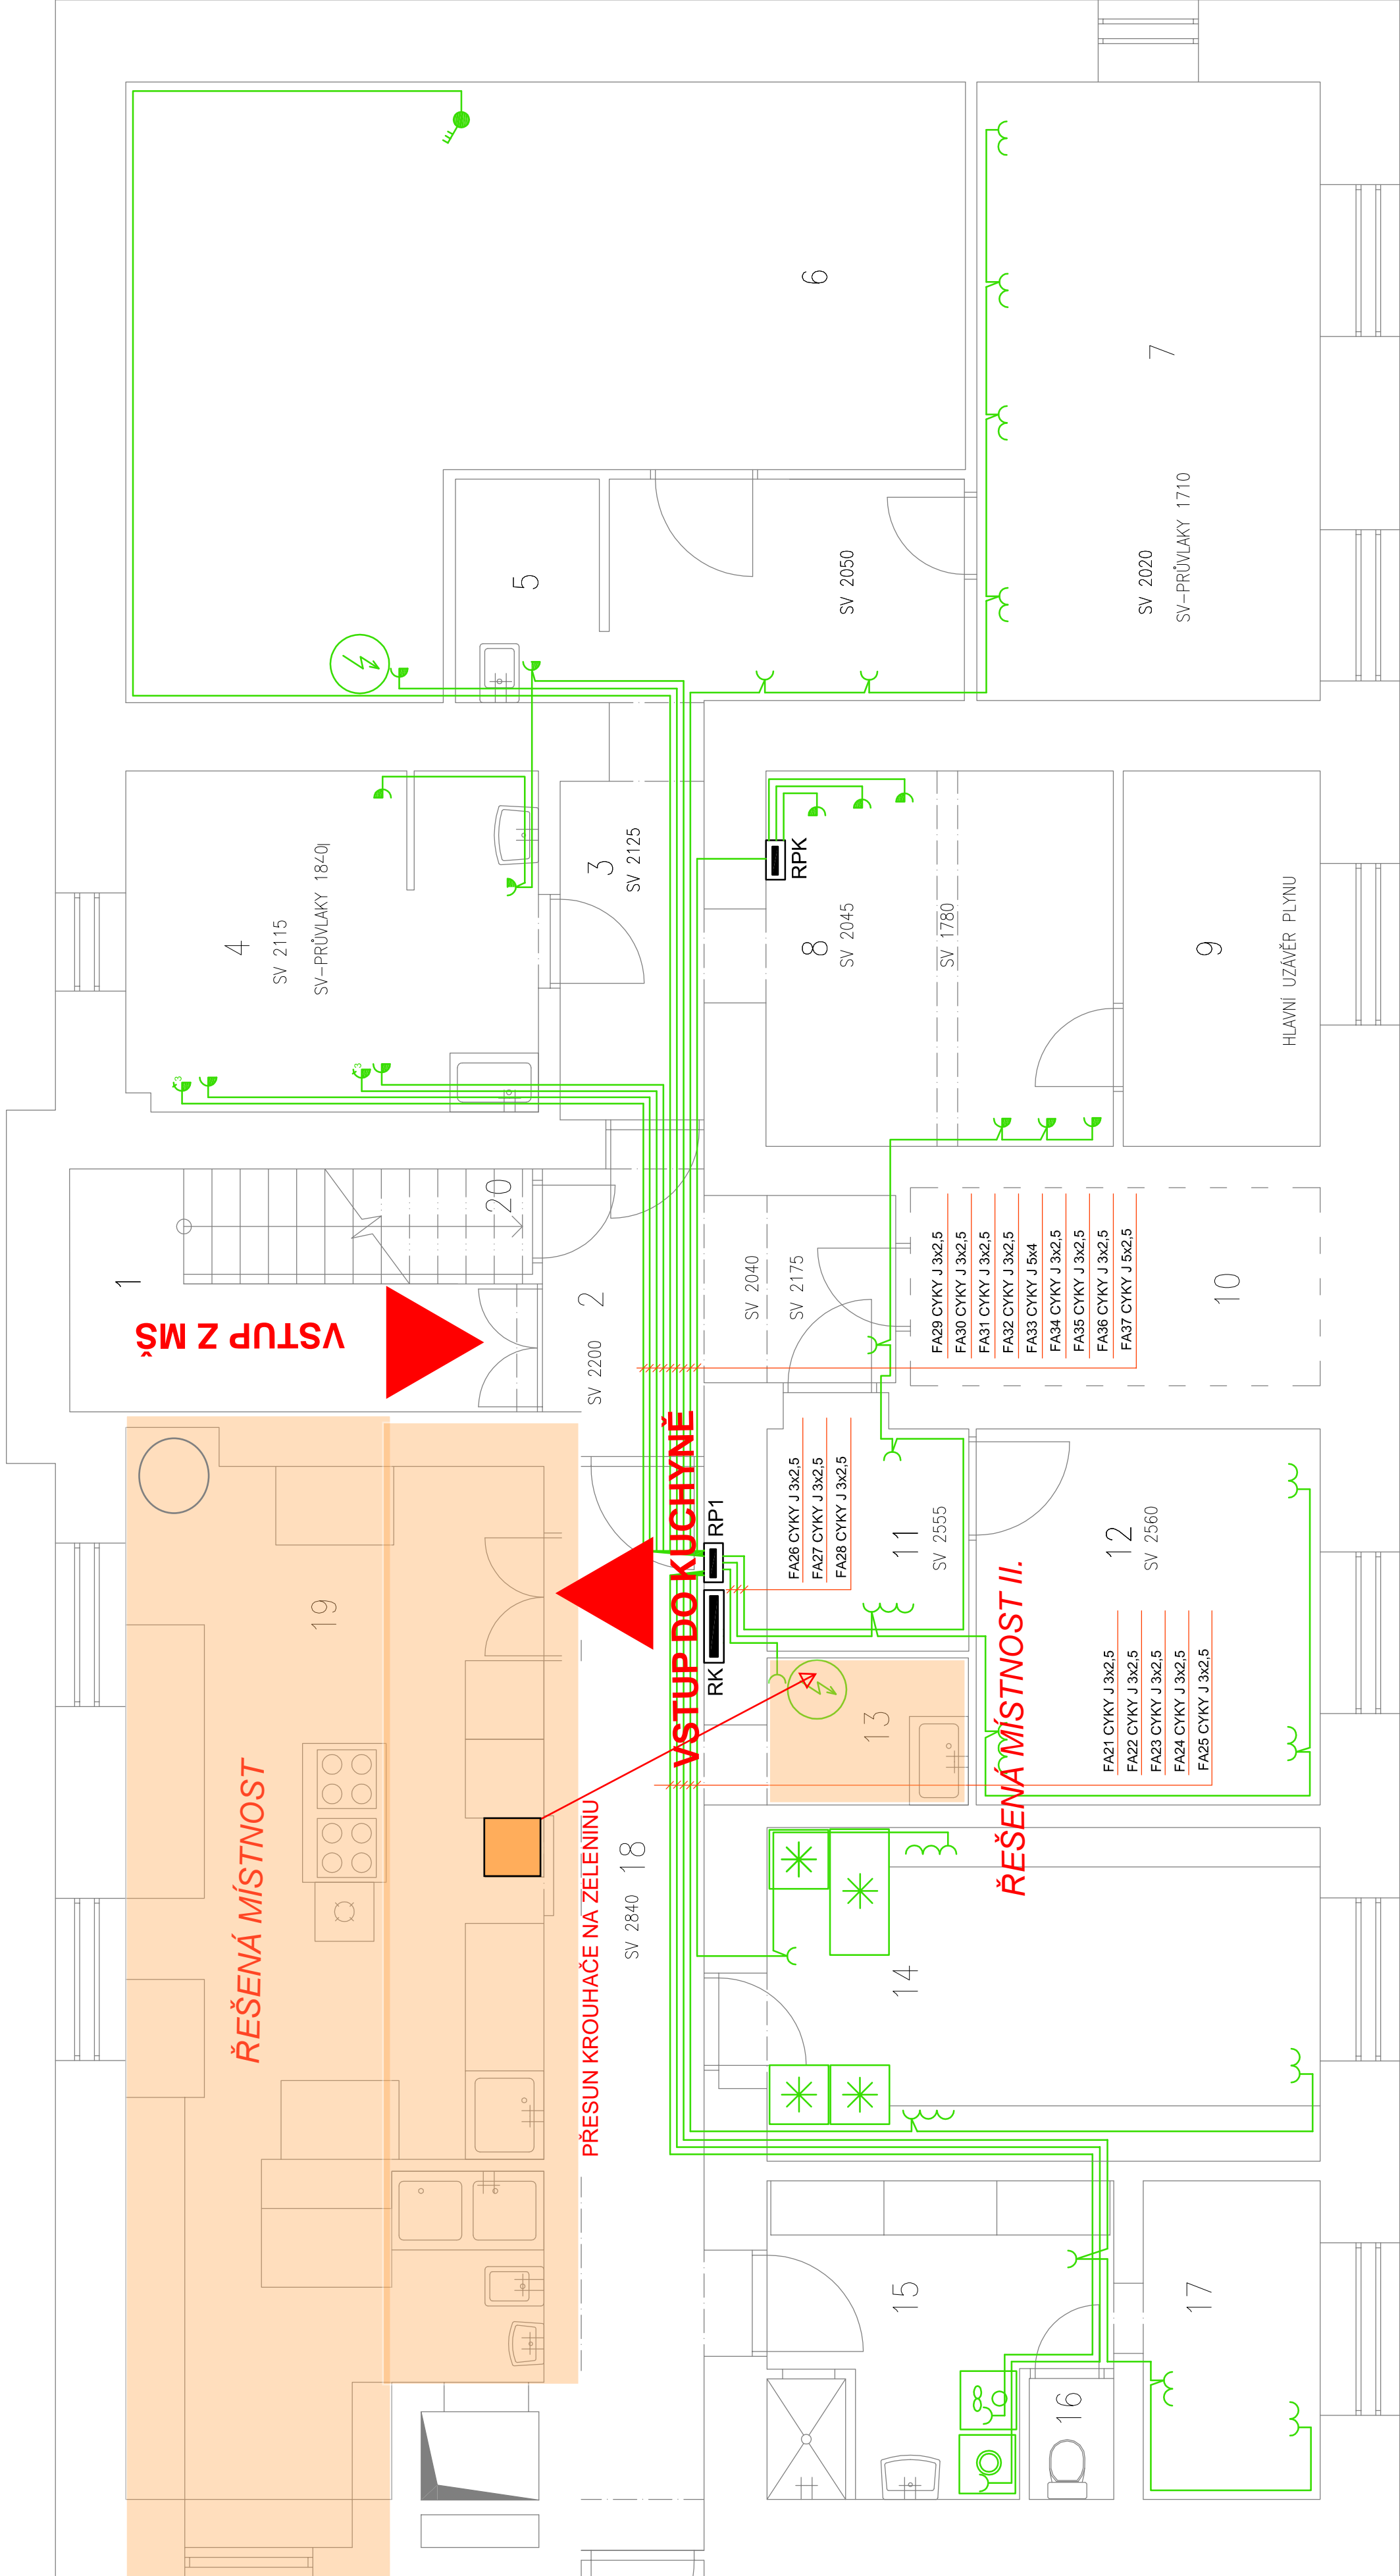

POZNÁMKY

- vícenásobné zásuvky 230 V ve vodorovném rámečku
- v místech slaboproudů sdružit do společného rámečku
- zásuvka 230V IP44



akumulační boiler



lednice



vypínač IP44, ukončení třífázového přívodu

spodní hrana zásuvek 130cm od podlahy

Mimo přípravný a umývárny jsou stěny

obloženy dřevěnými panely pero drážka



elektrický rozvaděč

NAPĚŤOVÁ SOUSTAVA: 3+N+PE, TNS, 50Hz
ZÁKLADNÍ OCHRANA PŘED NEBEZPEČNÝM DOTYKOVÝM NAPĚTÍM:
AUTOMATICKÝM ODPOJENÍM OD ZDROJE. DOPLNĚNÁ PROUDOVÝM CHRANIČEM
DLE ČSN 33 200-4-41 ČL.411 A 415.1
VNĚJŠÍ VLIVY - PRO ELEKTRICKÁ ZAŘÍZENÍ DLE ČSN 33 2000-5-51 ED.3
- PROSTŘEDÍ NORMÁLNÍ - ČSN 33 2000-4-41 ED.2
- PROSTŘEDÍ NEBEZPEČNÉ -

INVESTOR	Statutární Město Brno	PROJEKT
ADRESA	Dominikánské náměstí 196/1, 602 00 Brno	Miloslav Dvořáček
OBJEKT	MŠ ZDISLAVA, Pellicova 21/4, p.o., 602 00 Brno	Malé Lipky 298, 664 07 Pozořice
AKCE	Oprava silnoproudé elektroinstalace	projektování elektrických zařízení IČ: 44031955, +420 602 738 484
OBSAH	DATUM Říjen 2019	
situace 1.p.p.		
elektroinstalace zásuvkových obvodů		
STUPEŇ DPS		
MĚŘÍTKO 1:50		
FORMÁT 840x360		