


ELEKTROINSTALACE - KUCHYŇ

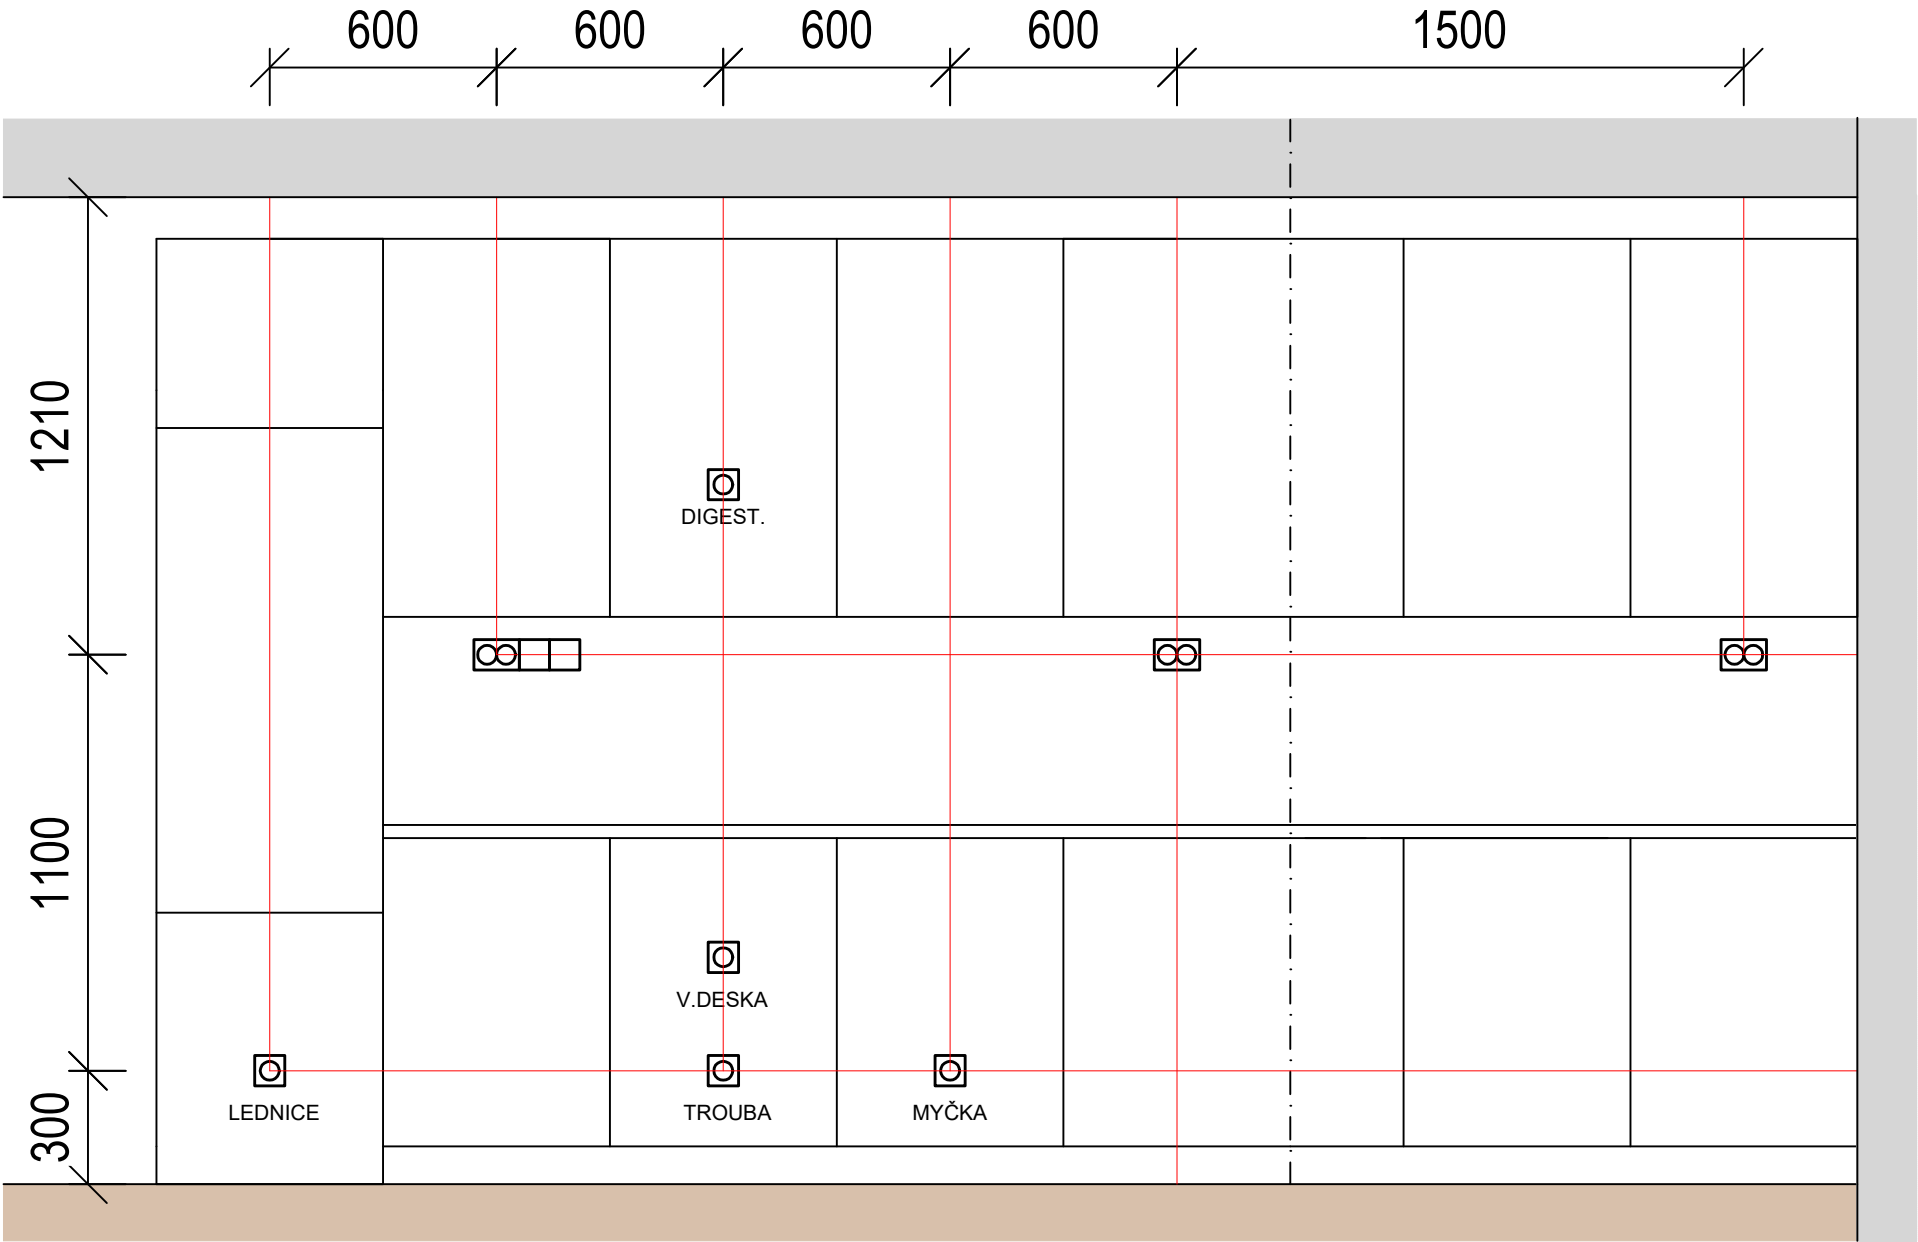

GENERÁLNÍ PROJEKTANT:		Pražákova 1008/69, 639 00 Brno, IČ: 063 24 827		AUTORIZAČNÍ RAZÍTKO:	
DRS stavební s.r.o.				DAVID ŠPRINCL	
mail: sprincl@drsstavebni.cz				tel.: +420 604 157 579	
PROJEKTY   STAVBY   INŽENÝRSKÁ ČINNOST   ROZPOČTY					
PROJEKTANT: DAVID ŠPRINCL		KONTROLA: DAVID ŠPRINCL			
-		AUTORIZACE: ING. PAVEL KUČÍNSKÝ			
INVESTOR: Statutární město Brno, městská část Brno-střed					
Dominikánské nám. 196/1, 602 00 Brno					
STAVBA: Jánská 7 - oprava bytu č. 26		STUPEŇ PD: DPS		ČÍSLO PARÉ:	
MÍSTO: Parc. č. 137		DATUM: 10/2024			
KAT. ÚZEMÍ: Město Brno (610003)		POČET A4: A4			
OBJEKT: -		MĚŘÍTKO: 1:100			
NÁZEV: ELEKTROINSTALACE - KUCHYŇ		ČÁST PD: D.1.4.3		Č. VÝKRESU: 03	
TENTO VÝKRES POUŽÍVÁ OCHRANY DLE ZÁKONA Č. 121/2000 SB. (AUTORSKÝ ZÁKON). ORIGINÁL TOHOTO VÝKRESU A NÁVRH ŘEŠENÍ NA NĚM ZOBRAZENÉ JSOU MAJETKEM AUTORA. BEZ SOUHLASU AUTORA NENÍ MOŽNÉ TUTO DOKUMENTACI ANI JEJÍ ČÁSTI KOPÍROVAT A JINAK VEŘEJNĚ ROZŠÍŘOVAT.					