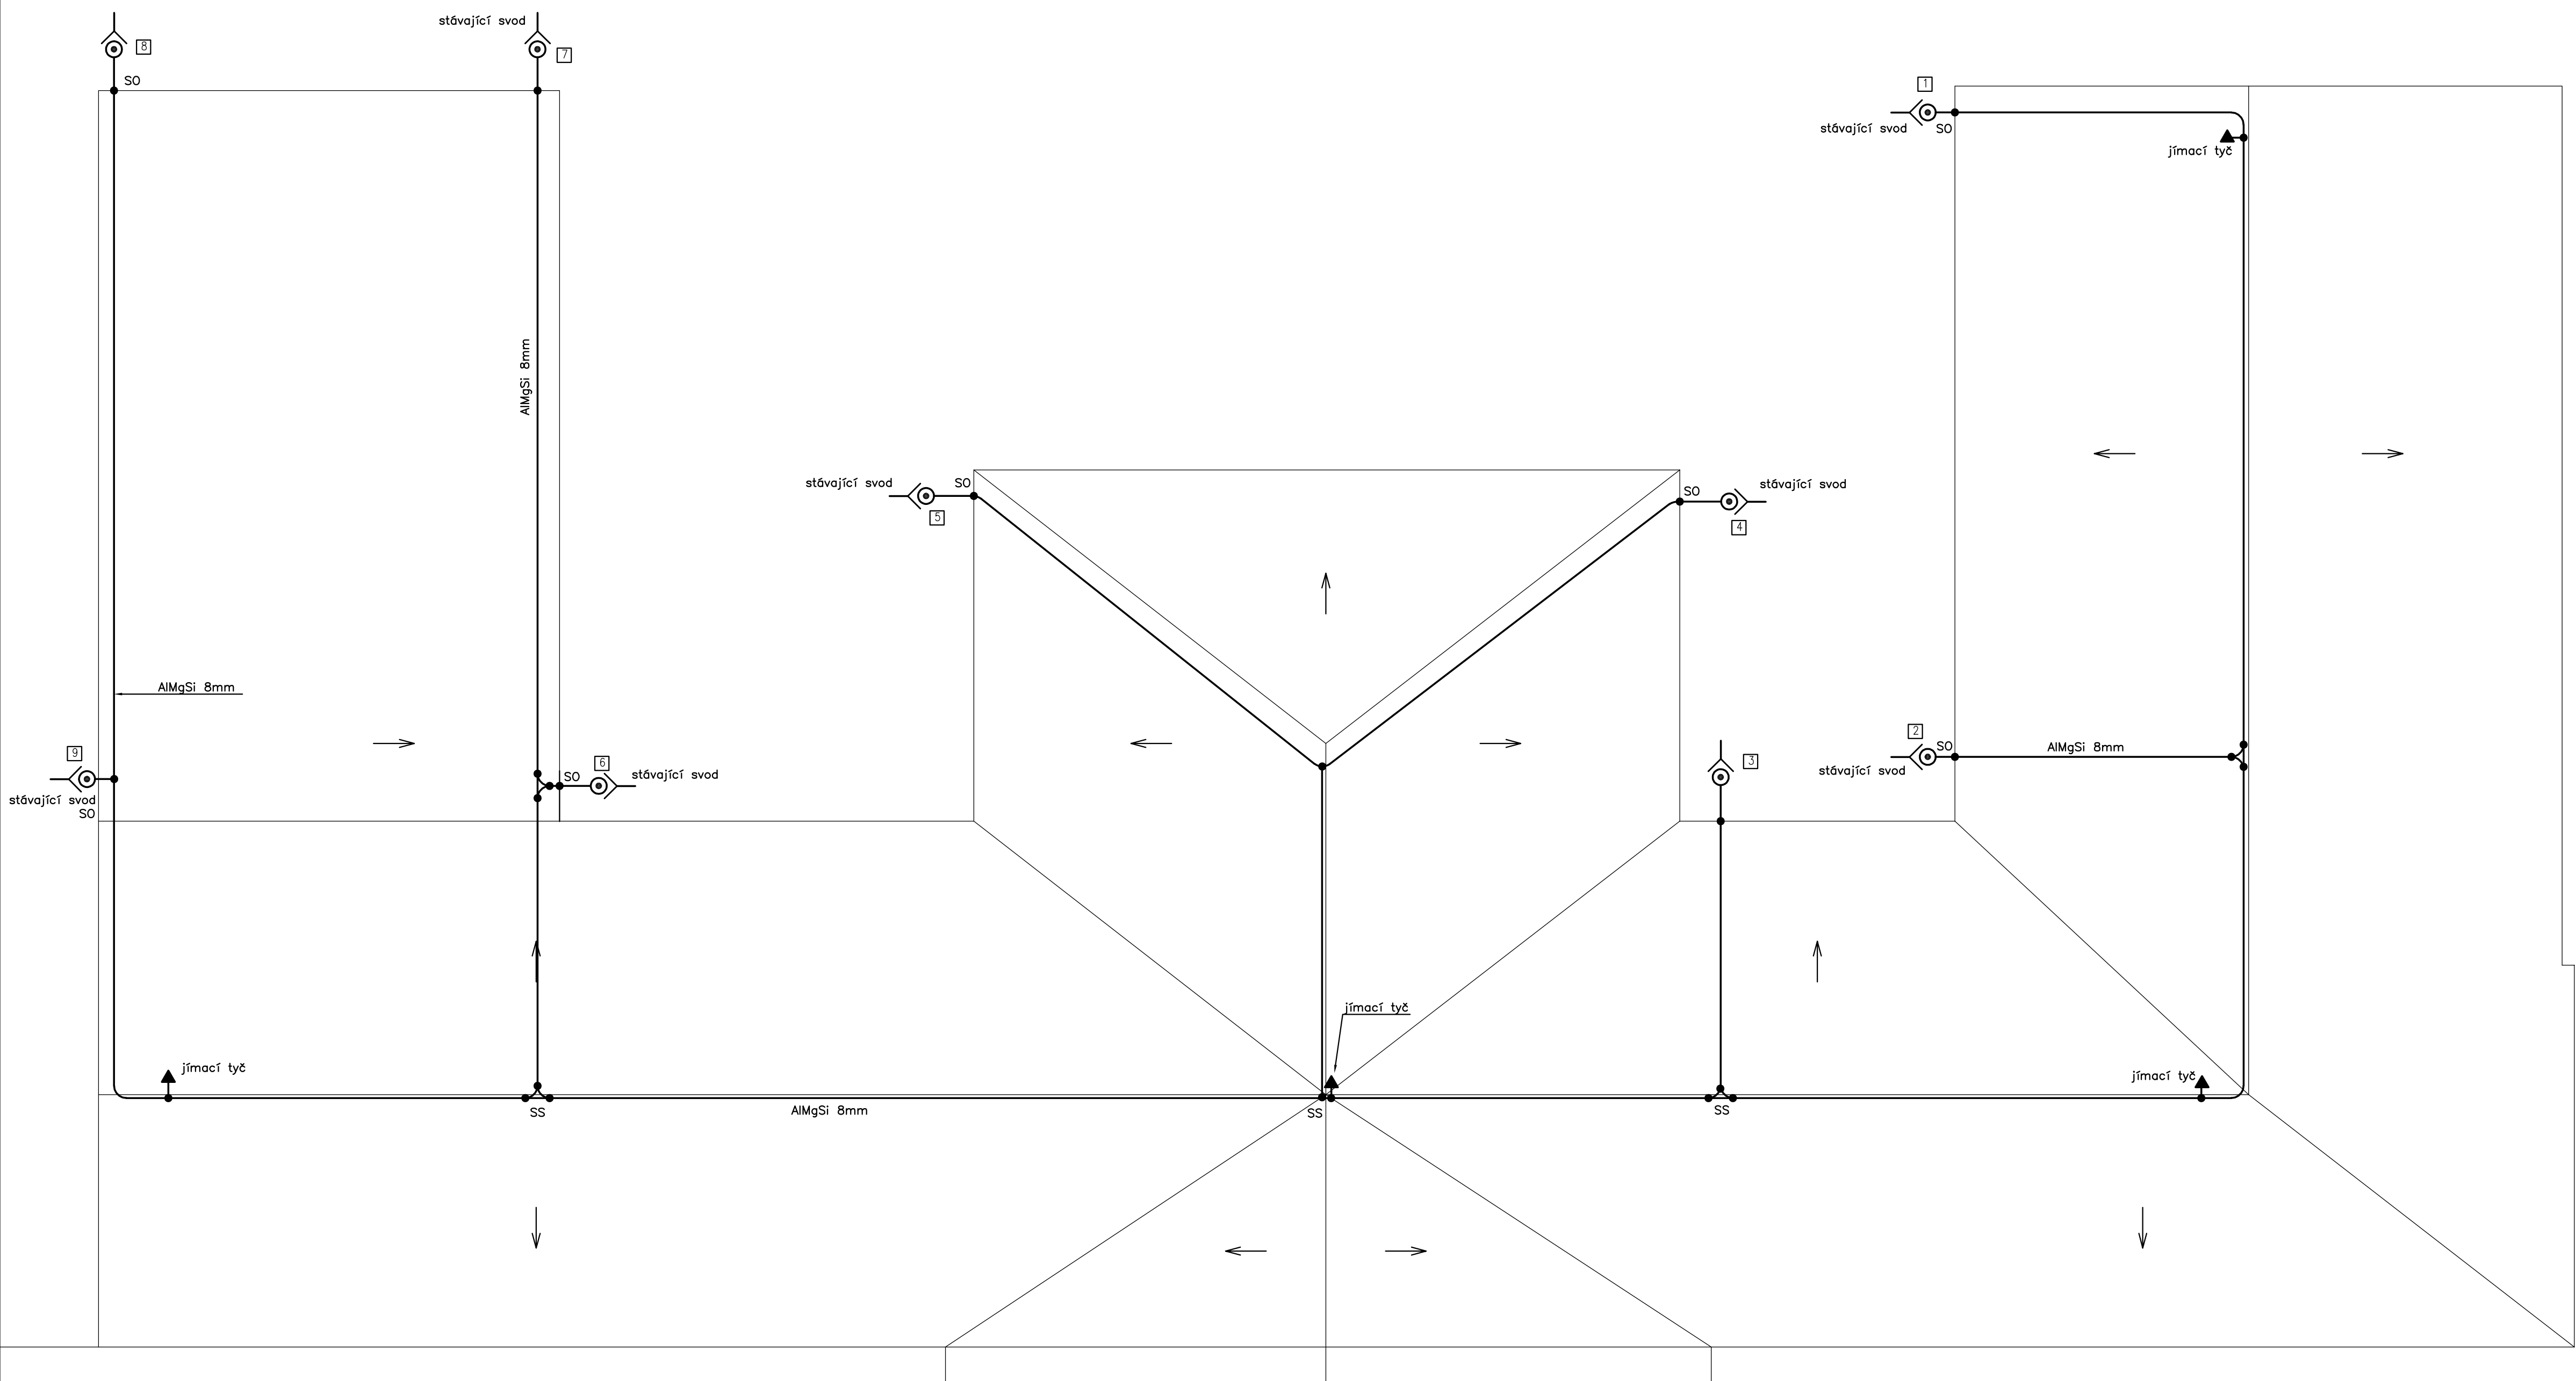




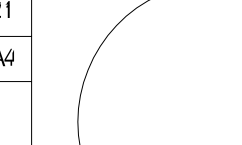

PŮDORYS STŘECHY



- | | | |
|----|-------------------------------------------------------------------------------------|--------------------|
| JT | ▲ | - jímací tyč |
| SS | ● | - svorka spojovací |
| S0 | ● | - svorka okapová |
| |  | - popisný štítek |
| SZ | | - svorka zkušební |
| OÜ |  | - ochranný úchytík |

VÝŠKOVÝ SYSTÉM B_{pv} ±0,000 = XXX m n. m.

REVIZE:	POPIS ZMĚNY:	DATA M:	VYPRACOVÁNÍ:

AKCE: ZŠ a MŠ HUSOVA 17, p. o. REKONSTRUKCE ŠKOLSKÉHO OBJEKTU HUSOVA 17 REKONSTRUKCE STŘEŠY		STUPEŇ PD: DOKUMENTACE PRO PROVÁDĚNÍ STAVBY				
OBJEKT: SO 04 REKONSTRUKCE ELEKTROINSTALACE		PROFUSE: D. 1.4.5 ELEKTROINSTALACE				
INVESTOR A OBJEDNATEL: Statutární město Brno, městská část Brno-střed Drobníkova 28/42, 602 00 Brno	ZAKÁZKOVÉ ČÍSLO: 20189321-3	AUTORIZACE:				
MÍSTO STAVBY: Brno, Husova 17/17 pracoviště 622, k.ú. Město Brno [610003]	DATUM: 09/2021					
GENERALNÍ PROJEKTANT:  INTAR a.s. Buzahova 8117, 602 00 Brno tel.: +420 563 422 211 www.intar.cz; info@intar.cz	FCR/MÁT: 21x A4					
KOPE:						
HLAVNÍ INŽENÝR PROJEKTU: ING. JANA MACÍKOVÁ, jmacikova@intar.cz	MĚŘÍTKO: 1:100	JÍMACÍ SOUSTAVA - STŘECHA				
HLAVNÍ ARCHITEKT PROJEKTU: ING. ARCH. B. LANCIAN, blancian@intar.cz	YKRES:			EVIDENČNÍ ČÍSLO: 20189321/SO01/D11	ČÍSLO VÝKRESU: 02	REDAŽE: .
ZHOTOVITEL ČÁSTI: INTAR a.s. Buzahova 8117, 602 00 Brno tel.: +420 563 422 211 www.intar.cz; info@intar.cz						
ODPOVĚDNÝ PROJEKTANT: Ing. Zdeněk Illek zillrek@intar.cz						
VYPRACOVAL: Ing. Zdeněk Illek zillrek@intar.cz						