
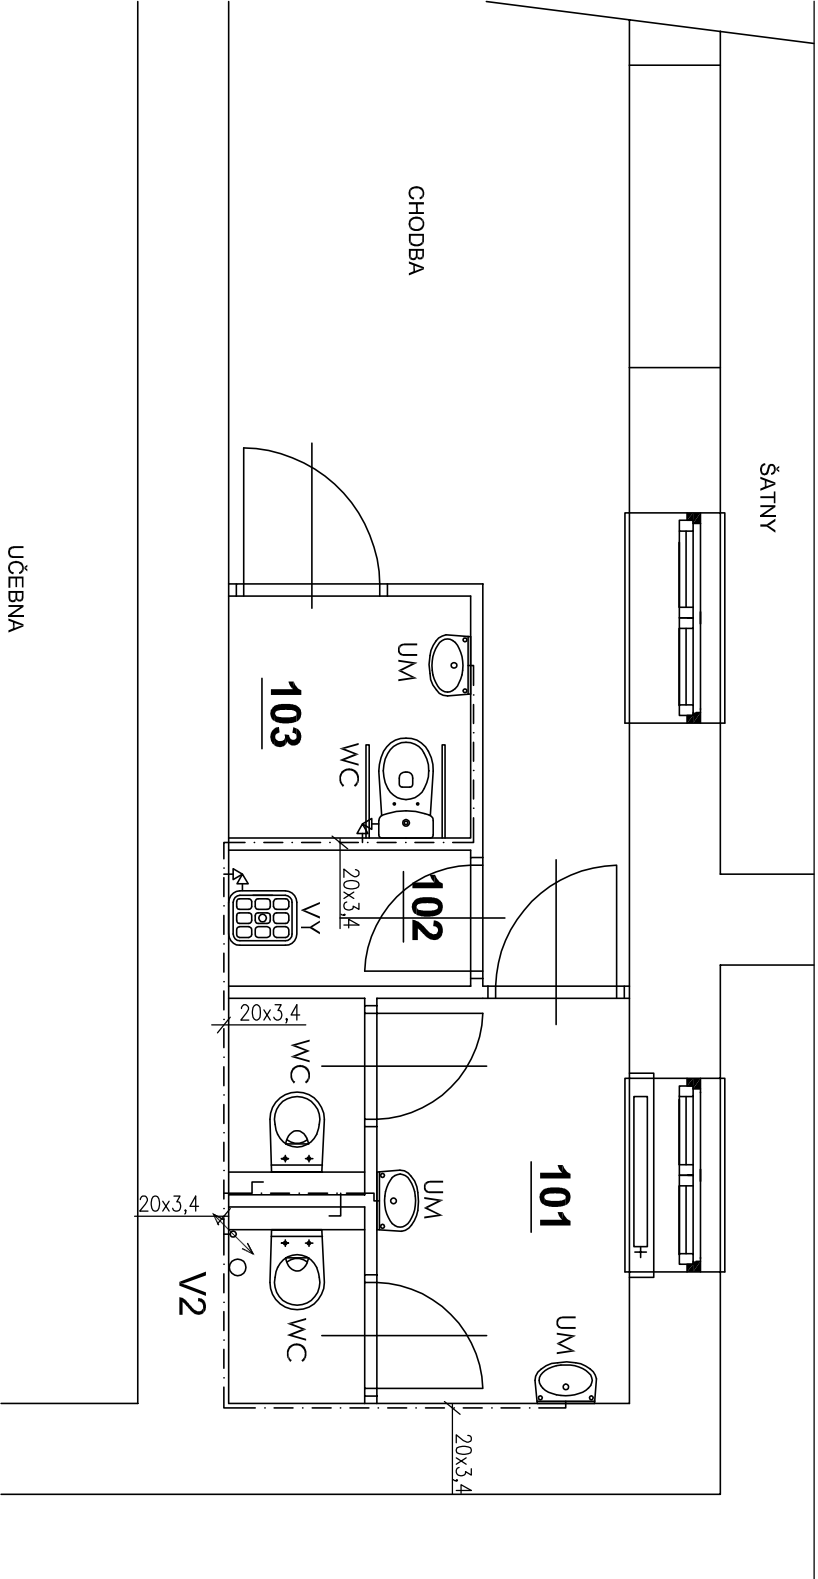


PŮDORYS 1.NP

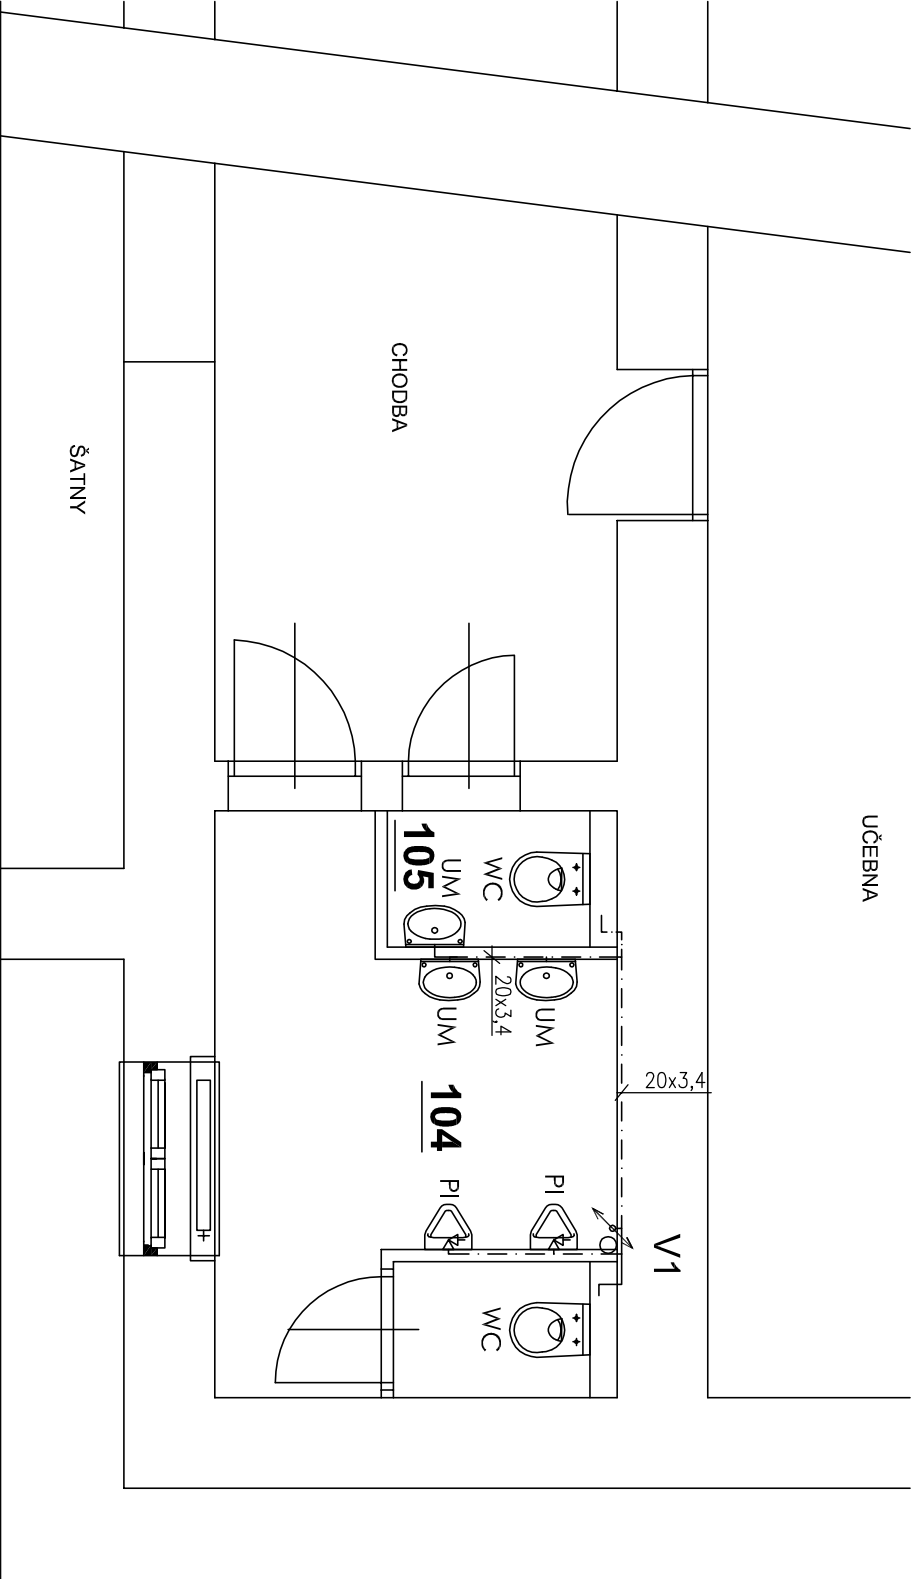

LEGENDA MÍSTNOSTÍ

OZN	ÚČEL	PLOCHA (m²)
101	WC DIVKY	7,10
102	ÚKLIDOVÁ MÍSTNOST	1,44
103	BEZBARIÉROVÉ WC	2,56
104	WC CHLAPCI	8,75
105	WC ZAMĚŠTNANCI	1,37
CELKEM		21,22


LEGENDA:

OZN.	NÁZEV
---	POTRUBÍ STUDENÉ VODY - PPR
---	POTRUBÍ TEPLÉ VODY - PPR
WC	OZNAČENÍ ZAŘÍZOVACÍHO PŘEDMĚTU

INFORMACE

- STAVAJÍCÍ PŘÍVODNÍ POTRUBÍ STUDENÉ VODY BUDE ZACHOVÁNO V CO NEUVĚTŠÍM MOŽNÉM ROZSAHU  
- JAKO MATERIÁL POTRUBÍ BYLO UVAŽOVÁNO PPR

SCHÉMA OBJEKTU

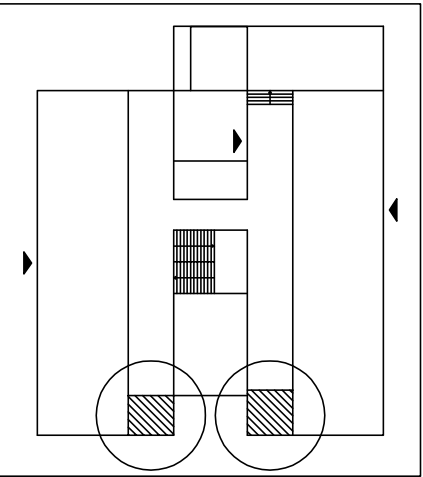

0,000=213 m n. m. Bpv

HLAVNÍ PROJEKTANT Ing. VLADAN HENEK, MBA.		MÍSTO STAVBY PARC.Č. 209/1, 207 - ZÁBRDOVICE STARÁ 13/15, BRNO, OKRES BRNO-MĚSTO	
VYPRACOVAL Ing. FILIP KUPKA		STAVEBNÍK/INVESTOR STATUTÁRNÍ MĚSTO BRNO	
KONTROLOVAL Ing. VLADAN HENEK, MBA.		ZÁSTUPCE INVESTORA MĚSTSKÁ ČÁST BRNO STŘED - RADOVIR MARVAN	
NÁZEV DÍLA ZŠ A MŠ NÁM. 28. ŘÍJNA-STARÁ 13/15		ZAKÁZKOVÉ Č. 1423	
REKONSTRUKCE SOC. ZAŘÍZENÍ A PLOŠINY PRO HANDICAPOVANÉ		MĚŘÍTKO 1:50	
NÁZEV VÝKRESU D6. ZDRAVOTECHNICKÉ INSTALACE, VYTÁPĚNÍ		ČÍSLO VÝKRESU 06	



Kontakt:  
+420 606 680 458  
vladan@stamh.eu  
www.stamh.eu

