



ŘEZ A-A

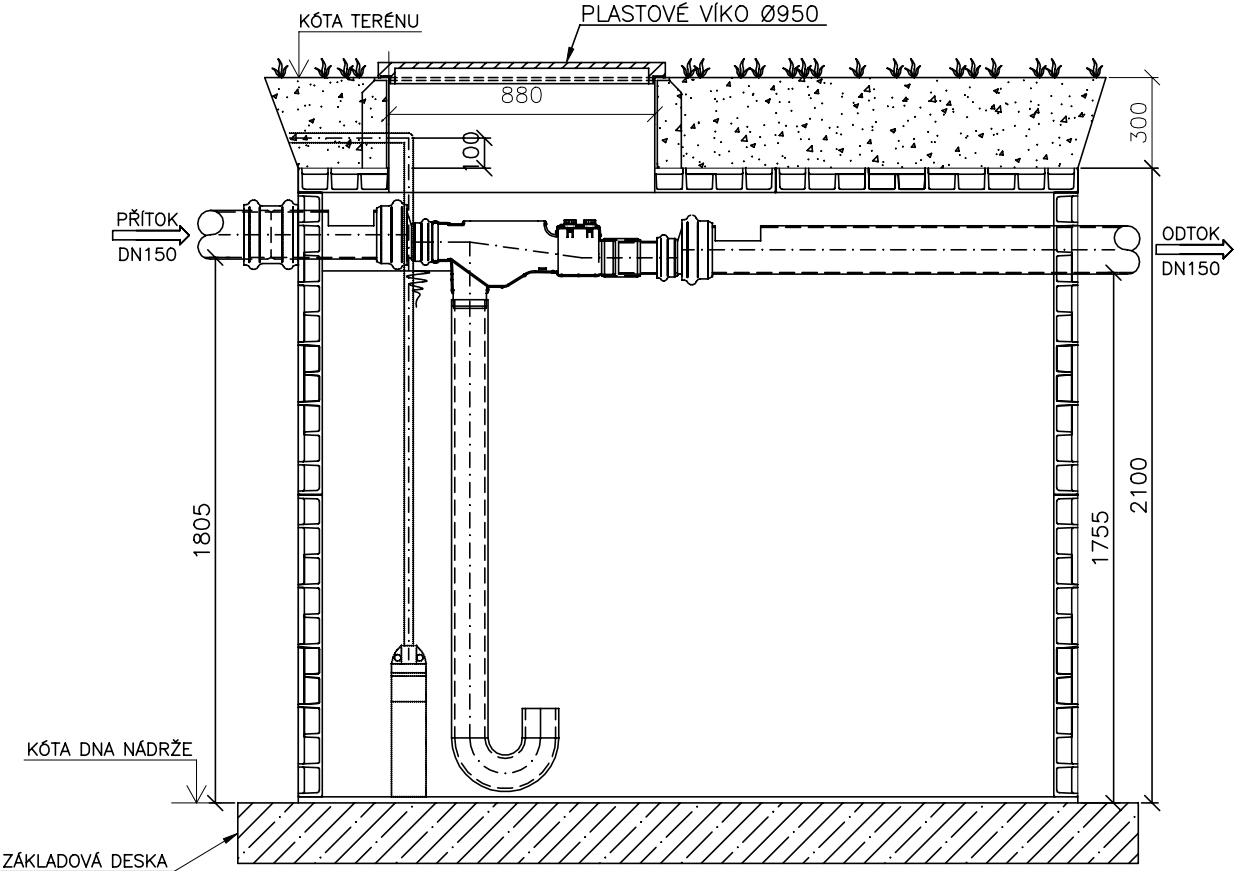

PŮDORYS

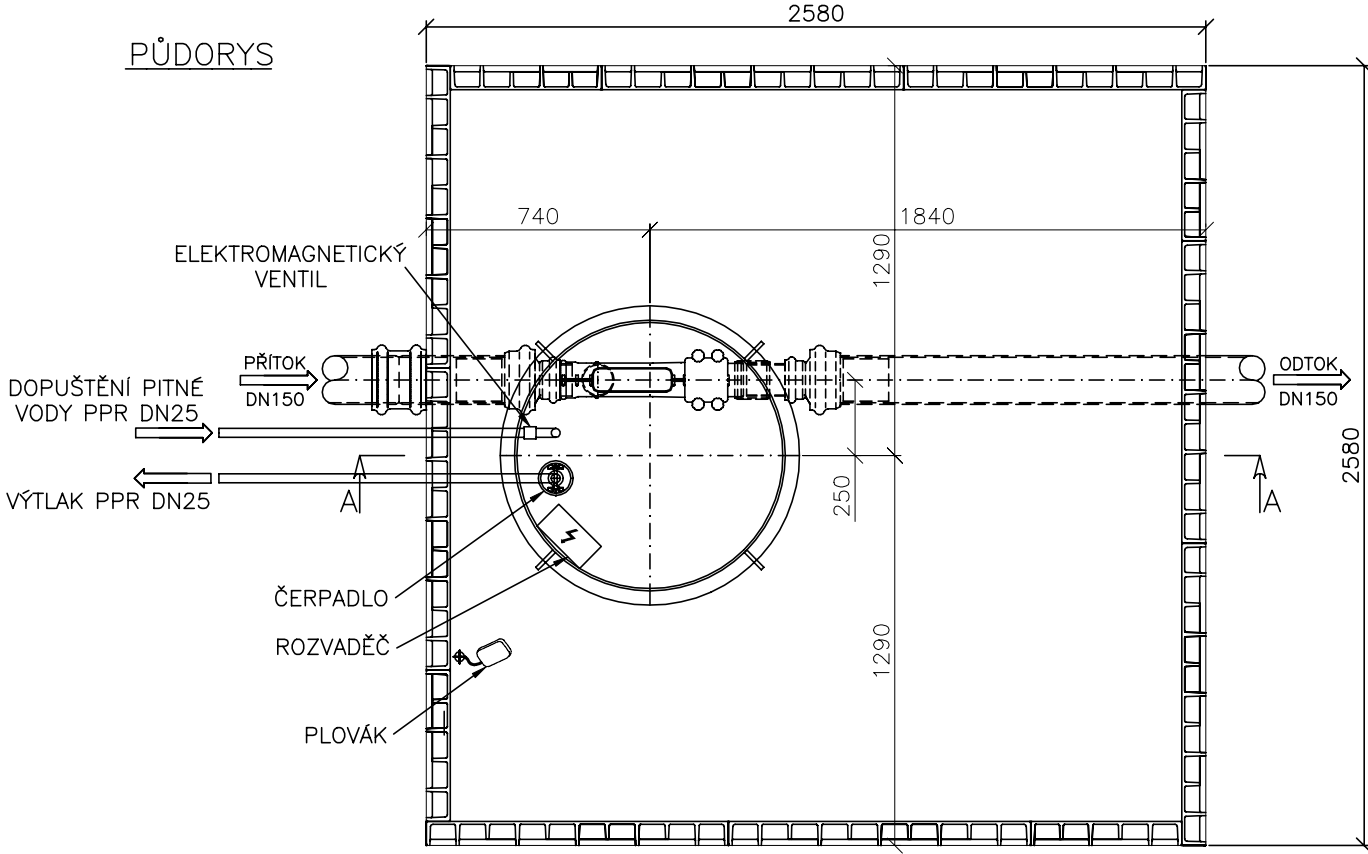

0,000 = 225,000 m n. m. B.p.v.

generální projektant

projektant části

číslo pare

A99

Atelier 99 s.r.o.
Purkyňova 71/99
612 00 Brno

architekt EA Architekti

vypracoval Ing. Eva Patočková

HIP Ing. Ivana Ambrožová

kontroloval Ing. Eva Patočková

ved. projektant Ing. Jan Čermák

zodp. projektant Ing. Eva Patočková

stavebník Statutární město Brno, městská část Brno-střed

název stavby

objekt **IO 401 - AREÁLOVÉ ROZVODY DEŠŤOVÉ KANALIZACE, RETENČNÍ NÁDRŽE**

část

D.1.1 ARCHITEKTONICKO-STAVEBNÍ

název dokumentu

VZOROVÝ VÝKRES AKUMULAČNÍ NÁDRŽE

zakázka A-18-56

datum 01/2021

stupeň DSP

měřítko 1:25

číslo přílohy