



SITUACE M 1:500

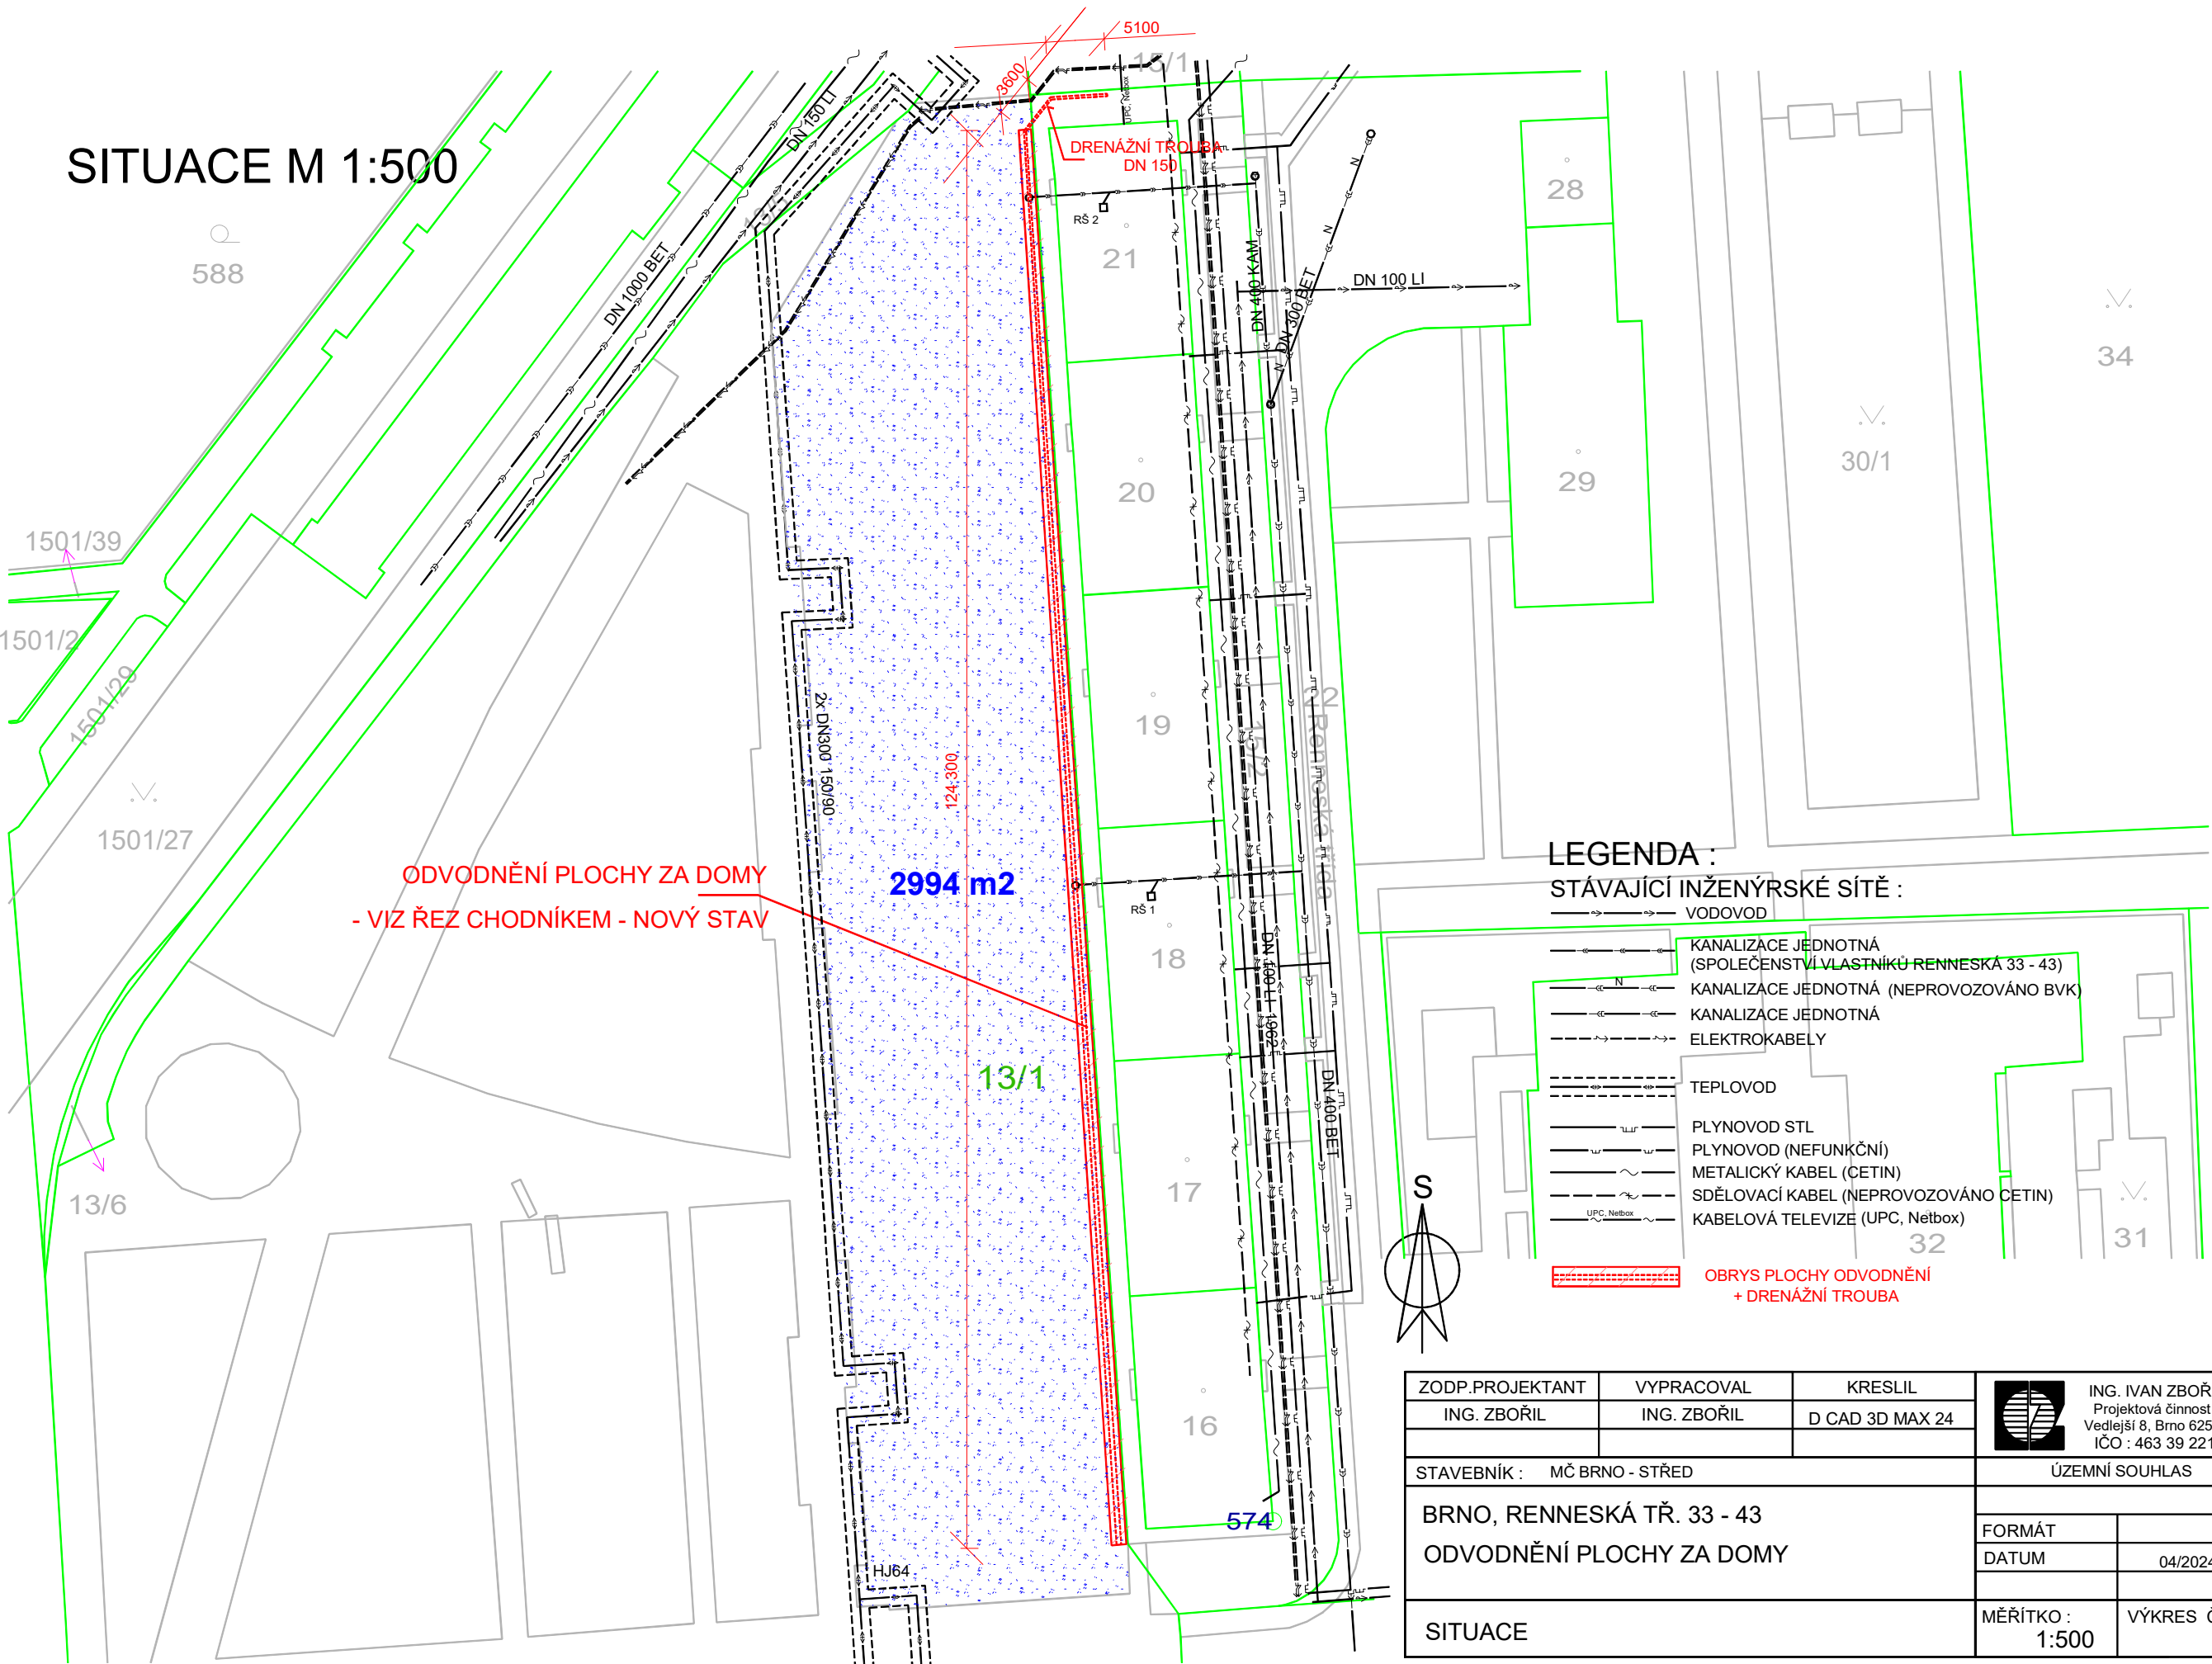

LEGENDA :  
STÁVAJÍCÍ INŽENÝRSKÉ SÍTĚ :

- VODOVOD
- KANALIZACE JEDNOTNÁ (SPOLEČENSTVÍ VLASTNÍKŮ RENESKÁ 33 - 43)
- KANALIZACE JEDNOTNÁ (NEPROVOZOVÁNO BVK)
- KANALIZACE JEDNOTNÁ
- ELEKTROKABELY
- TEPLOVOD
- PLYNOVOD STL
- PLYNOVOD (NEFUNKČNÍ)
- METALICKÝ KABEL (ČETIN)
- SDĚLOVACÍ KABEL (NEPROVOZOVÁNO ČETIN)
- KABELOVÁ TELEVIZE (UPC, Netbox)
- OBRYŠ PLOCHY ODVODNĚNÍ + DRENÁŽNÍ TROUBA

ZODP.PROJEKTANT	VYPRACOVAL	KRESLIL	 ING. IVAN ZBOŘIL Projektová činnost Vedlejší 8, Brno 625 00 IČO : 463 39 221	
ING. ZBOŘIL	ING. ZBOŘIL	D CAD 3D MAX 24		
STAVEBNÍK : MČ BRNO - STŘED			ÚZEMNÍ SOUHLAS	
BRNO, RENESKÁ TR. 33 - 43 ODVODNĚNÍ PLOCHY ZA DOMY			FORMÁT	
			DATUM	04/2024
SITUACE			MĚŘÍTKO : 1:500	VÝKRES Č. : 2